


ELEVÇÃO 01
VER FOLHA A.01

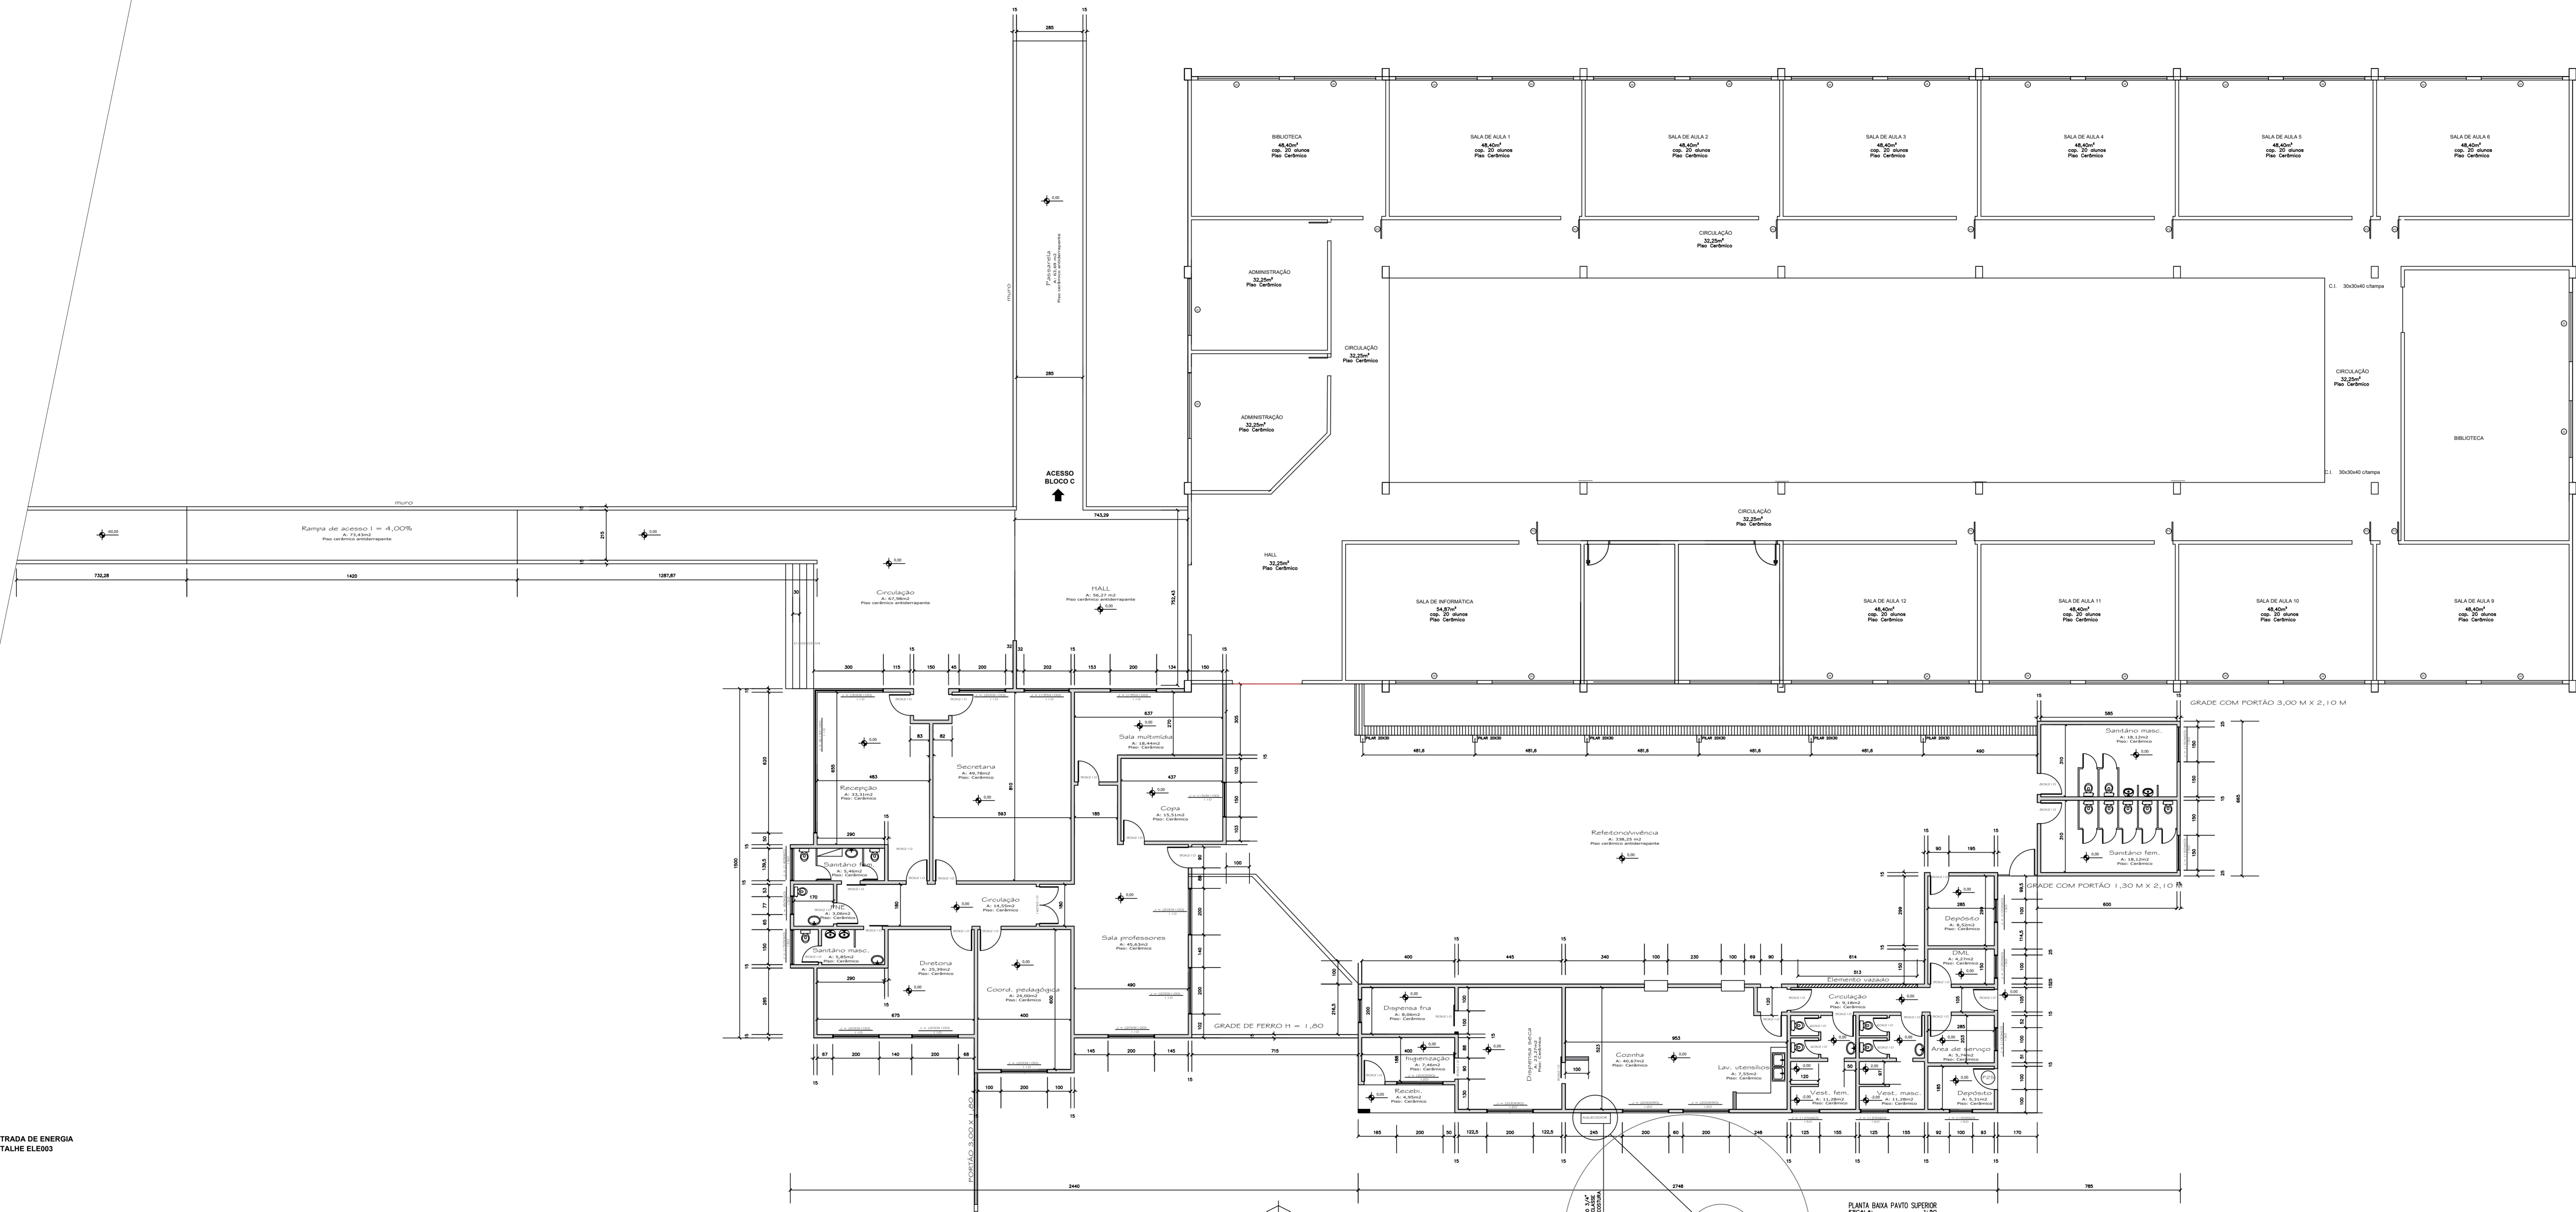

ENTRADA DE ENERGIA
DETALHE ELETRIC

ELEVÇÃO 02
VER FOLHA A.02

PLANTA BAIXA PAVÃO SUPERIOR
ESCALA: 1:100

GRADE COM PORTÃO 2,00 M X 3,00 M

GRADE COM PORTÃO 3,00 M X 2,10 M

GRADE COM PORTÃO 1,30 M X 2,10 M

REVISÃO	DATA	REVISÃO GERAL	FERNANDO	02
		DESCRICO	AUTOR	EMISSÃO
FINALIDADE DA EMISSÃO				
01 - EM ESTUDO	02 - PREFEITURA	03 - ORÇAMENTO/COMPRA	04 - OBRA	
PROPRIETÁRIO		RES. TÉCNICO		

CLIENTE: PREFEITURA MUNICIPAL DE RIO DOS CEDROS

OBRA: ESCOLA JOÃO FLORIANI
RIO DOS CEDROS

PROJETO Nº: 1/2018

ESCALA: 1:100

DATA: MAIO 2018

PROJETADEUR: FERNANDO STROISCH

PROJETO Nº: ARQ001

REVISÃO: 01

FERCON

ARQUITETURA

DESENHO: [assinatura]

REVISÃO: [assinatura]

RESERVADOS TODOS OS DIREITOS. QUALQUER MODIFICAÇÃO NA OBRA ANTES E DEPOIS DE UTILIZADA, QUANTO FORNECIDA POR ESTA RELO, AUTORA DO PROJETO, DEVERÁ SER FEITA POR MEIO DE UM ADITIVO TÉCNICO, ASSINADO E CARIMBADO PELA RELO, AUTORA DO PROJETO. RESPONSABILIDADE TÉCNICA E PROFISSIONAL DO PROJETO. RESULTADO Nº 258 DE 26/07/10 DO CONSELHO FEDERAL DO CONHECIMENTO PROFISSIONAL, RESOLUÇÃO Nº 178 DE 26/07/10 DO CONSELHO FEDERAL DO CONHECIMENTO PROFISSIONAL, RESOLUÇÃO Nº 221 DE 29/08/10 DO CONSELHO DO PROJETO CASO O OBJETO SE VERIFIQUE PROFISSIONALMENTE A EXECUÇÃO DA OBRA.